
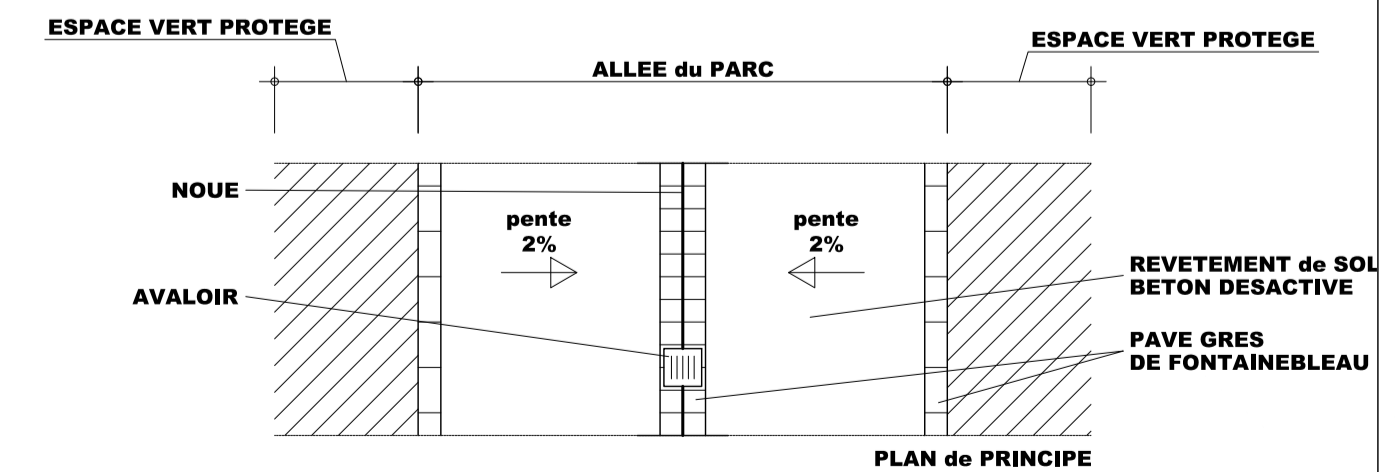
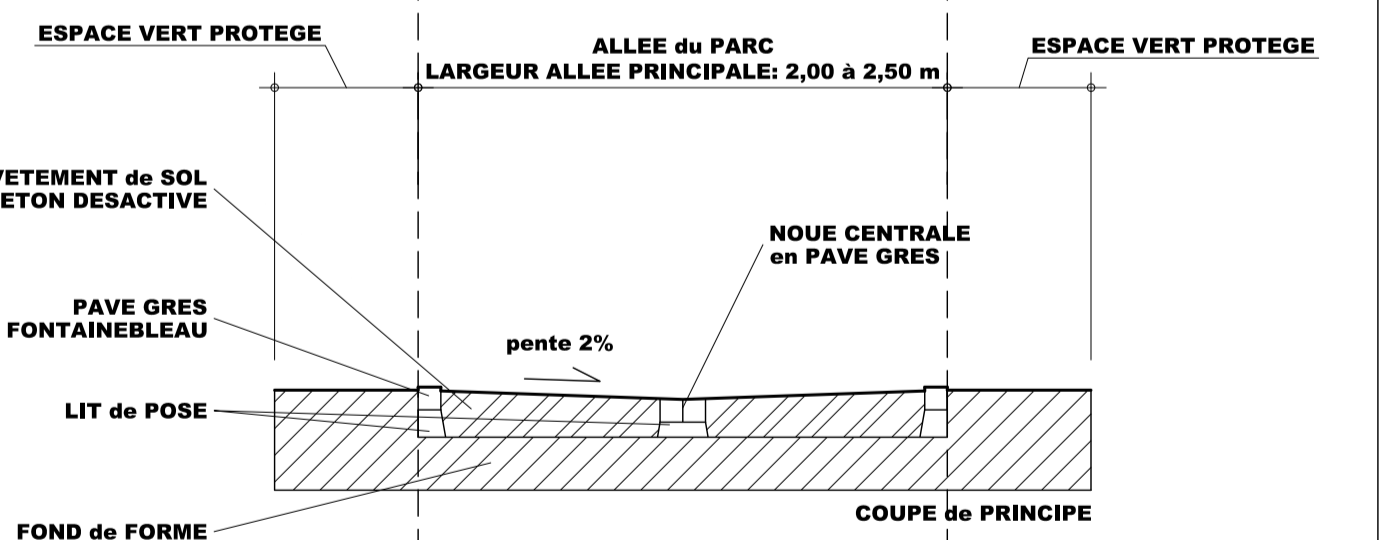


- LEGENDE:**
- CUVE de RETENTION
 - ⊠ AVALOIR
 - RESEAU TROP PLEIN ENTERRE
 - Ⓡ ROBINET PUIPAGE
 - ⊕ ALIMENTATION ELECTRIQUE
 - ZONE D'INTERVENTION
 - TRANCHEES

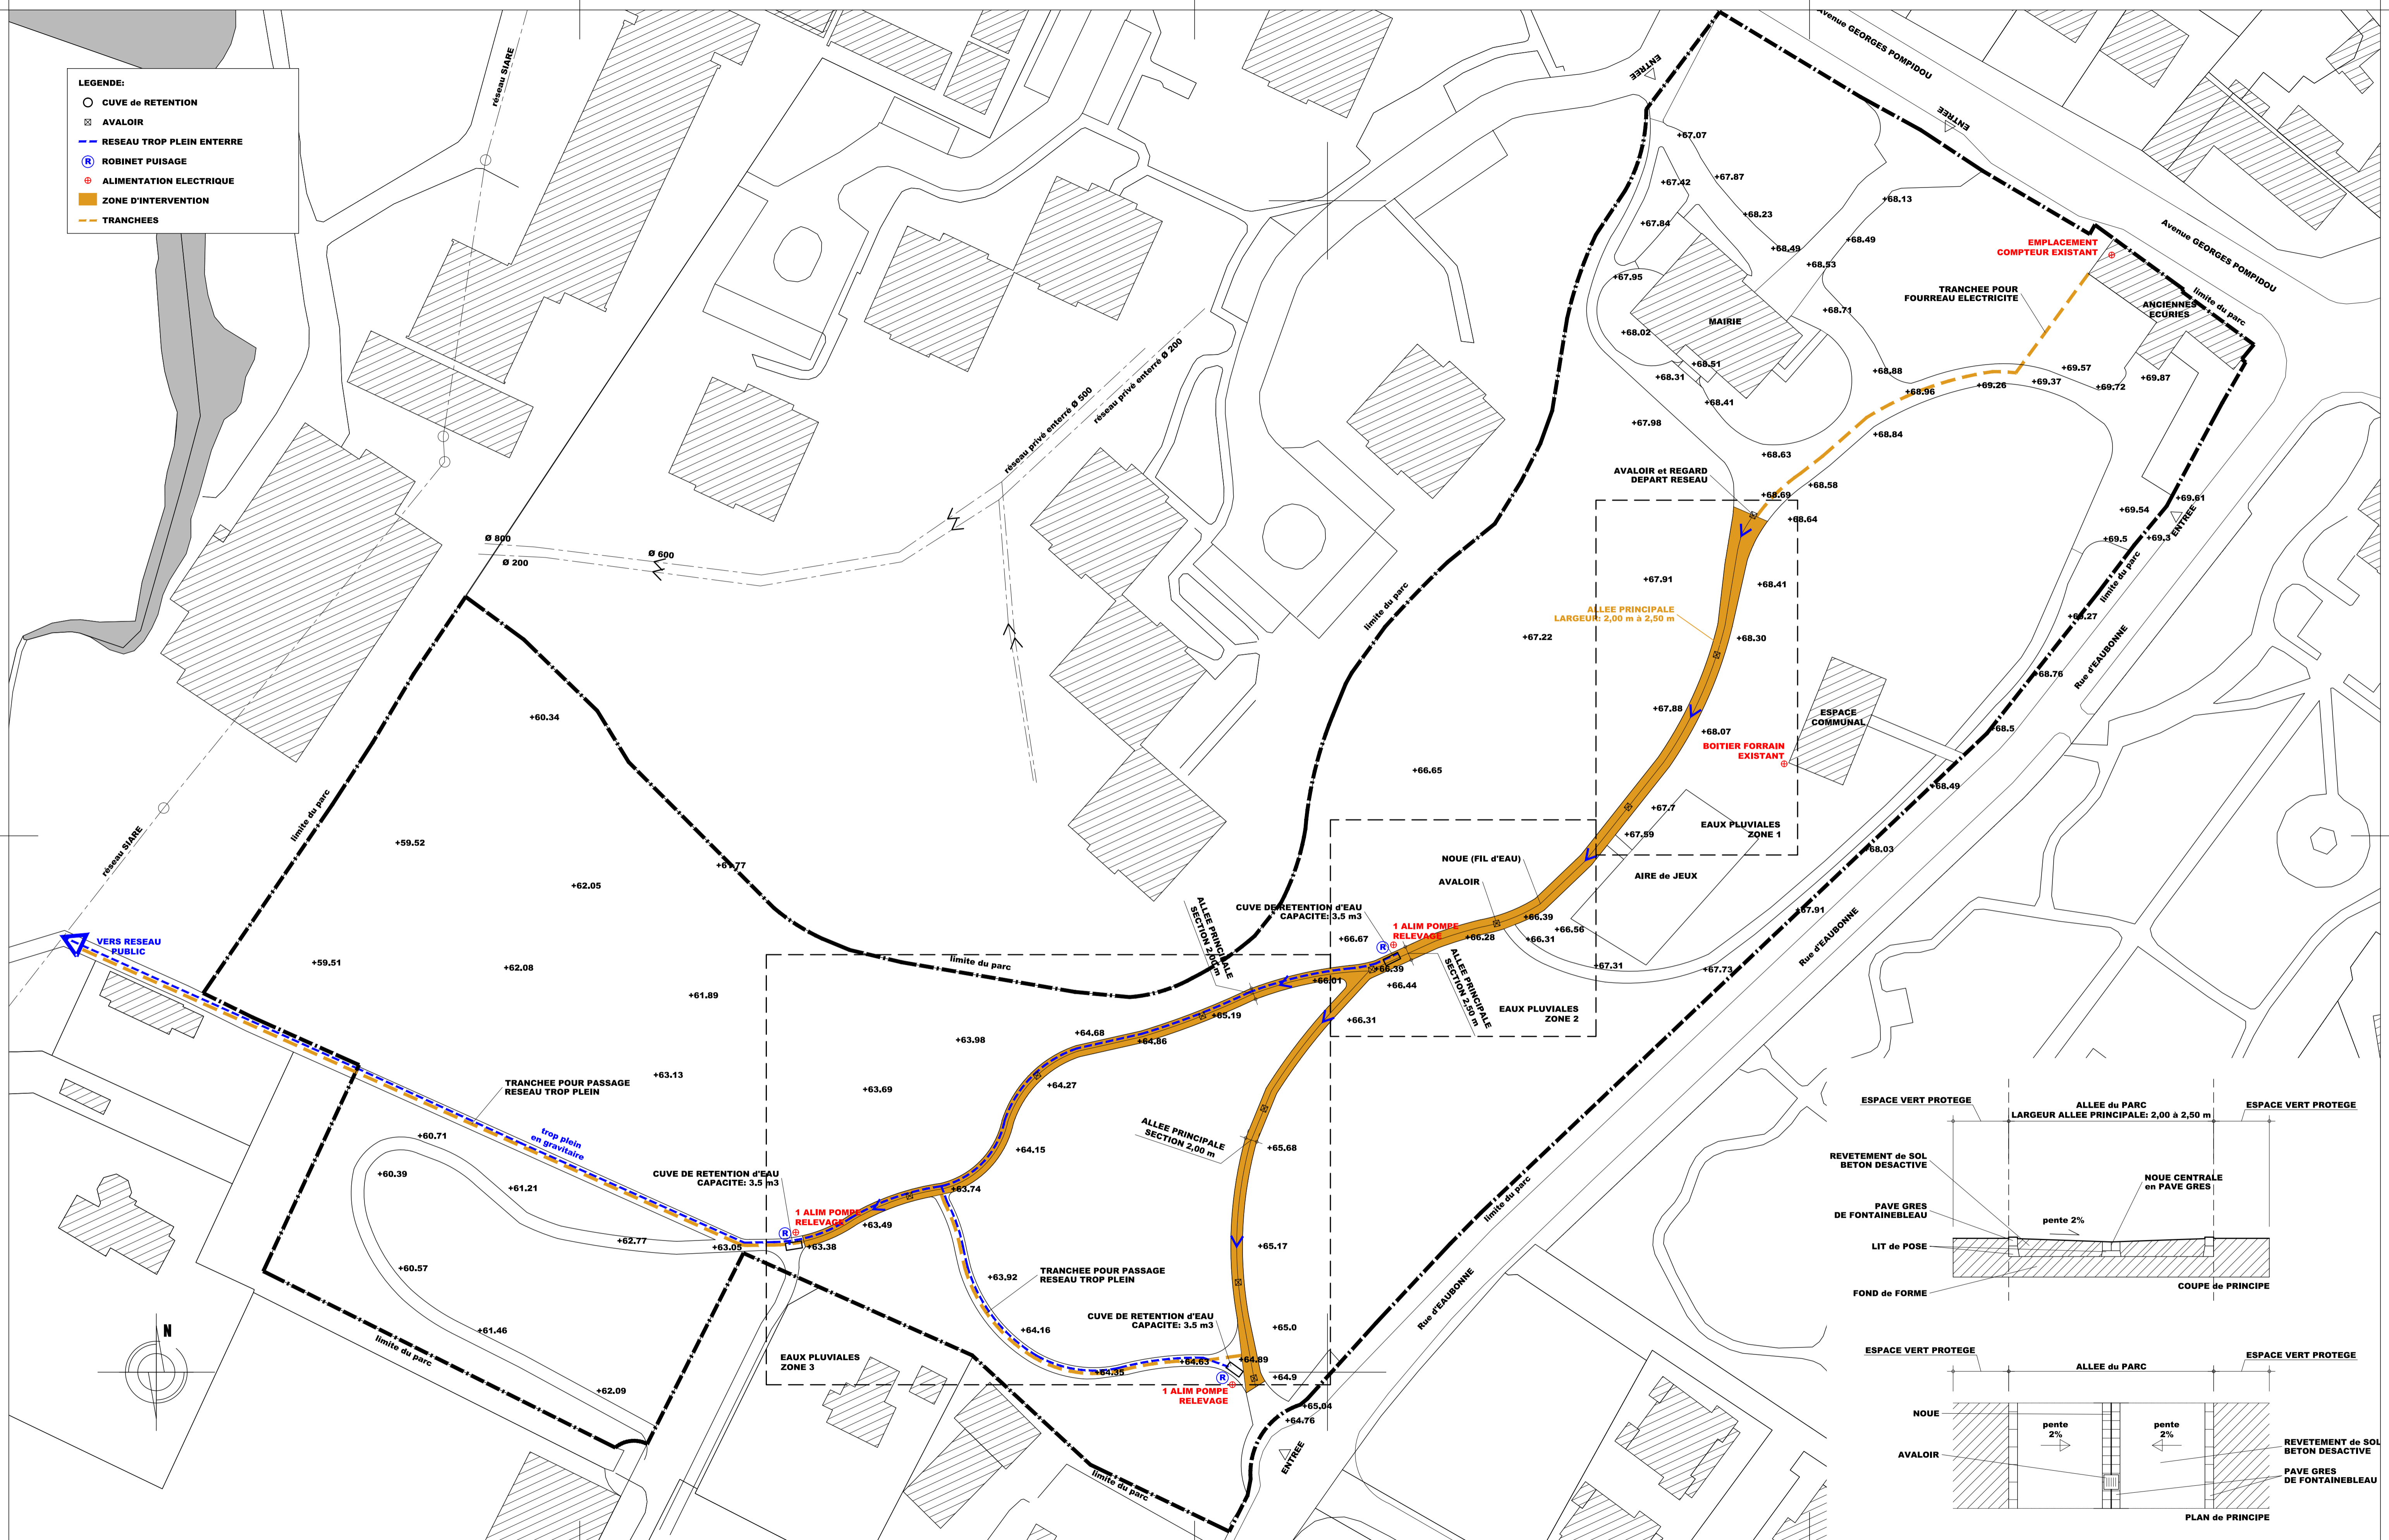

COMMUNE de MARGENCY

CREATION d'un RESEAU de RECUPERATION des EAUX PLUVIALES et AMENAGEMENT des ALLES du PARC de la MAIRIE
5 avenue Georges Pompidou

DEMANDEUR	Ville de MARGENCY, 5 av Georges Pompidou - 95580 Margency
ARCHITECTE	CHEVRON ARCHITECTES, 12 rue Céphér - 75015 Paris
BET FLUIDES	IDC INGENIERIE, 22 résidence Henri IV - 27750 La Couture Boussey

h		
g		
f		
e	intégration allée vers rue d'Eaubonne, tranchée pour réseau trop plein	12/01/2022
d	suppression allées secondaires et alentour mairie	10/01/2022
c	suppression 2 cuves, lotissement des allées, largeur des allées	02/11/2021
b	emprise cour pavé mairie, implantation cuve écurie, cheminement piéton	27/07/2021
a	modification PC manifestation, intégration alimentation pour scène spectacle	05/07/2021

phase: DCE

PLAN MASSE

échelle: 1/500e établi par CHEVRON Architectes

01

20/01/2022