
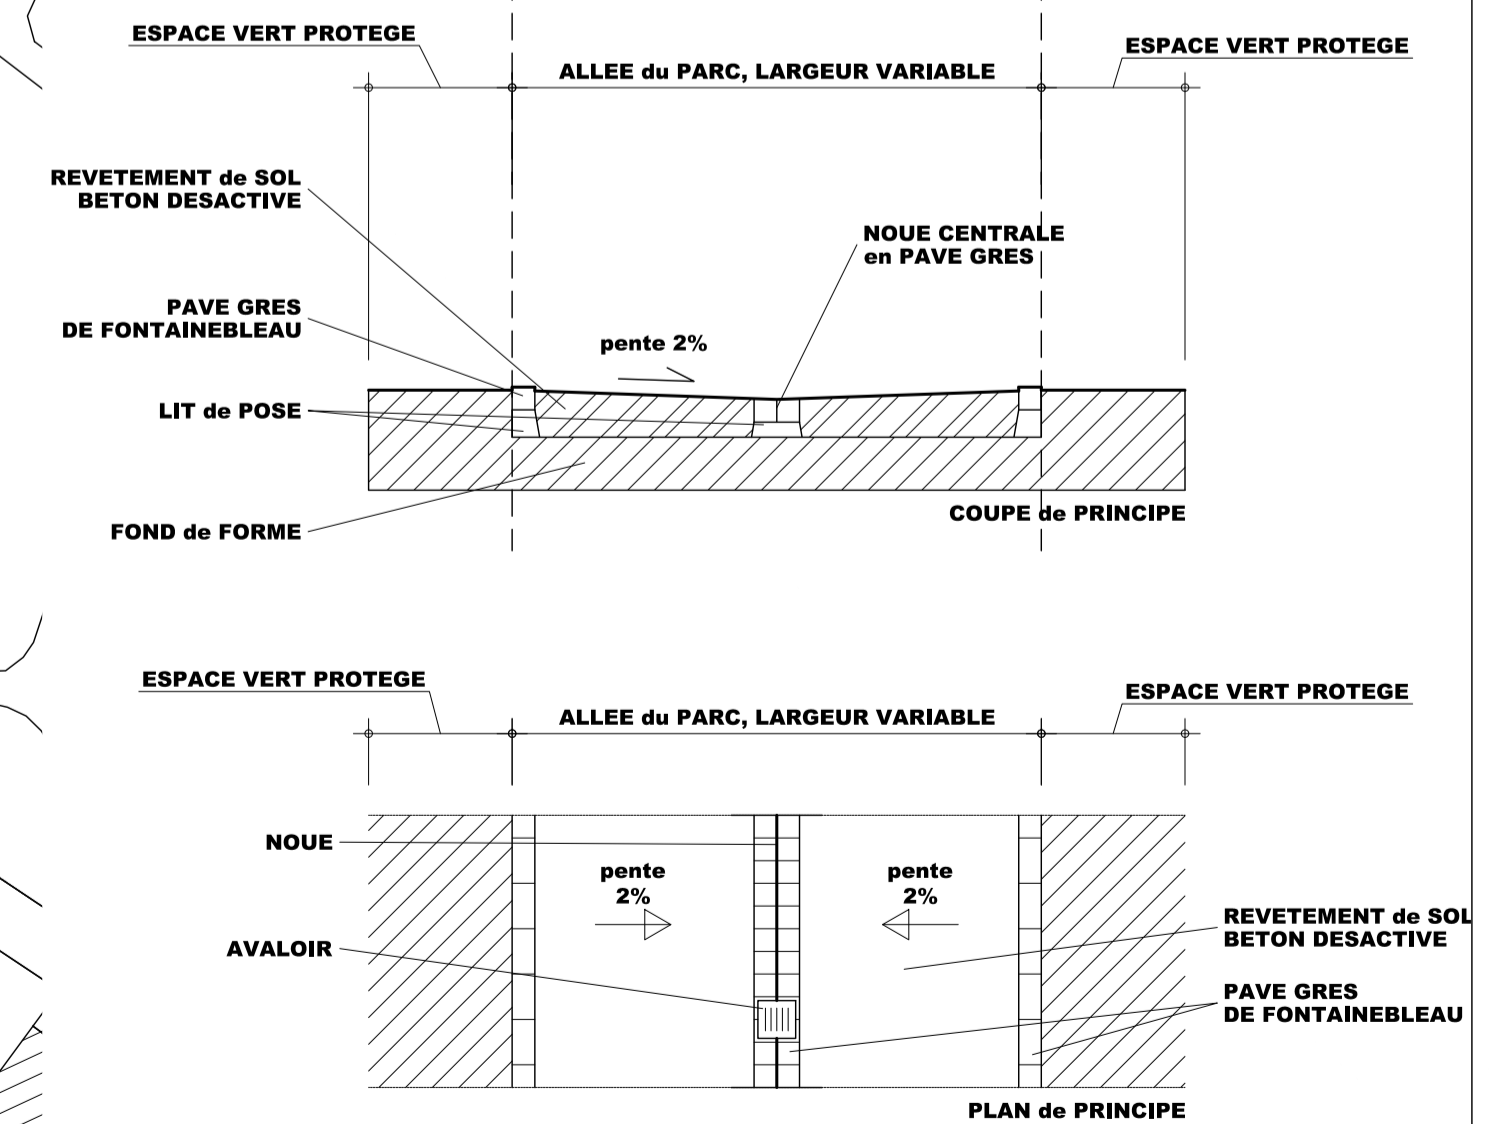


- LEGENDE:**
- CUVE de RETENTION
  - ⊠ AVALOIR
  - RESEAU TROP PLEIN
  - Ⓡ ROBINET PUIPAGE
  - ⊕ ALIMENTATION ELECTRIQUE
  - EMBLEMMENT STAND MANIFESTATION
  - ▨ REVETEMENT BETON DESACTIVE

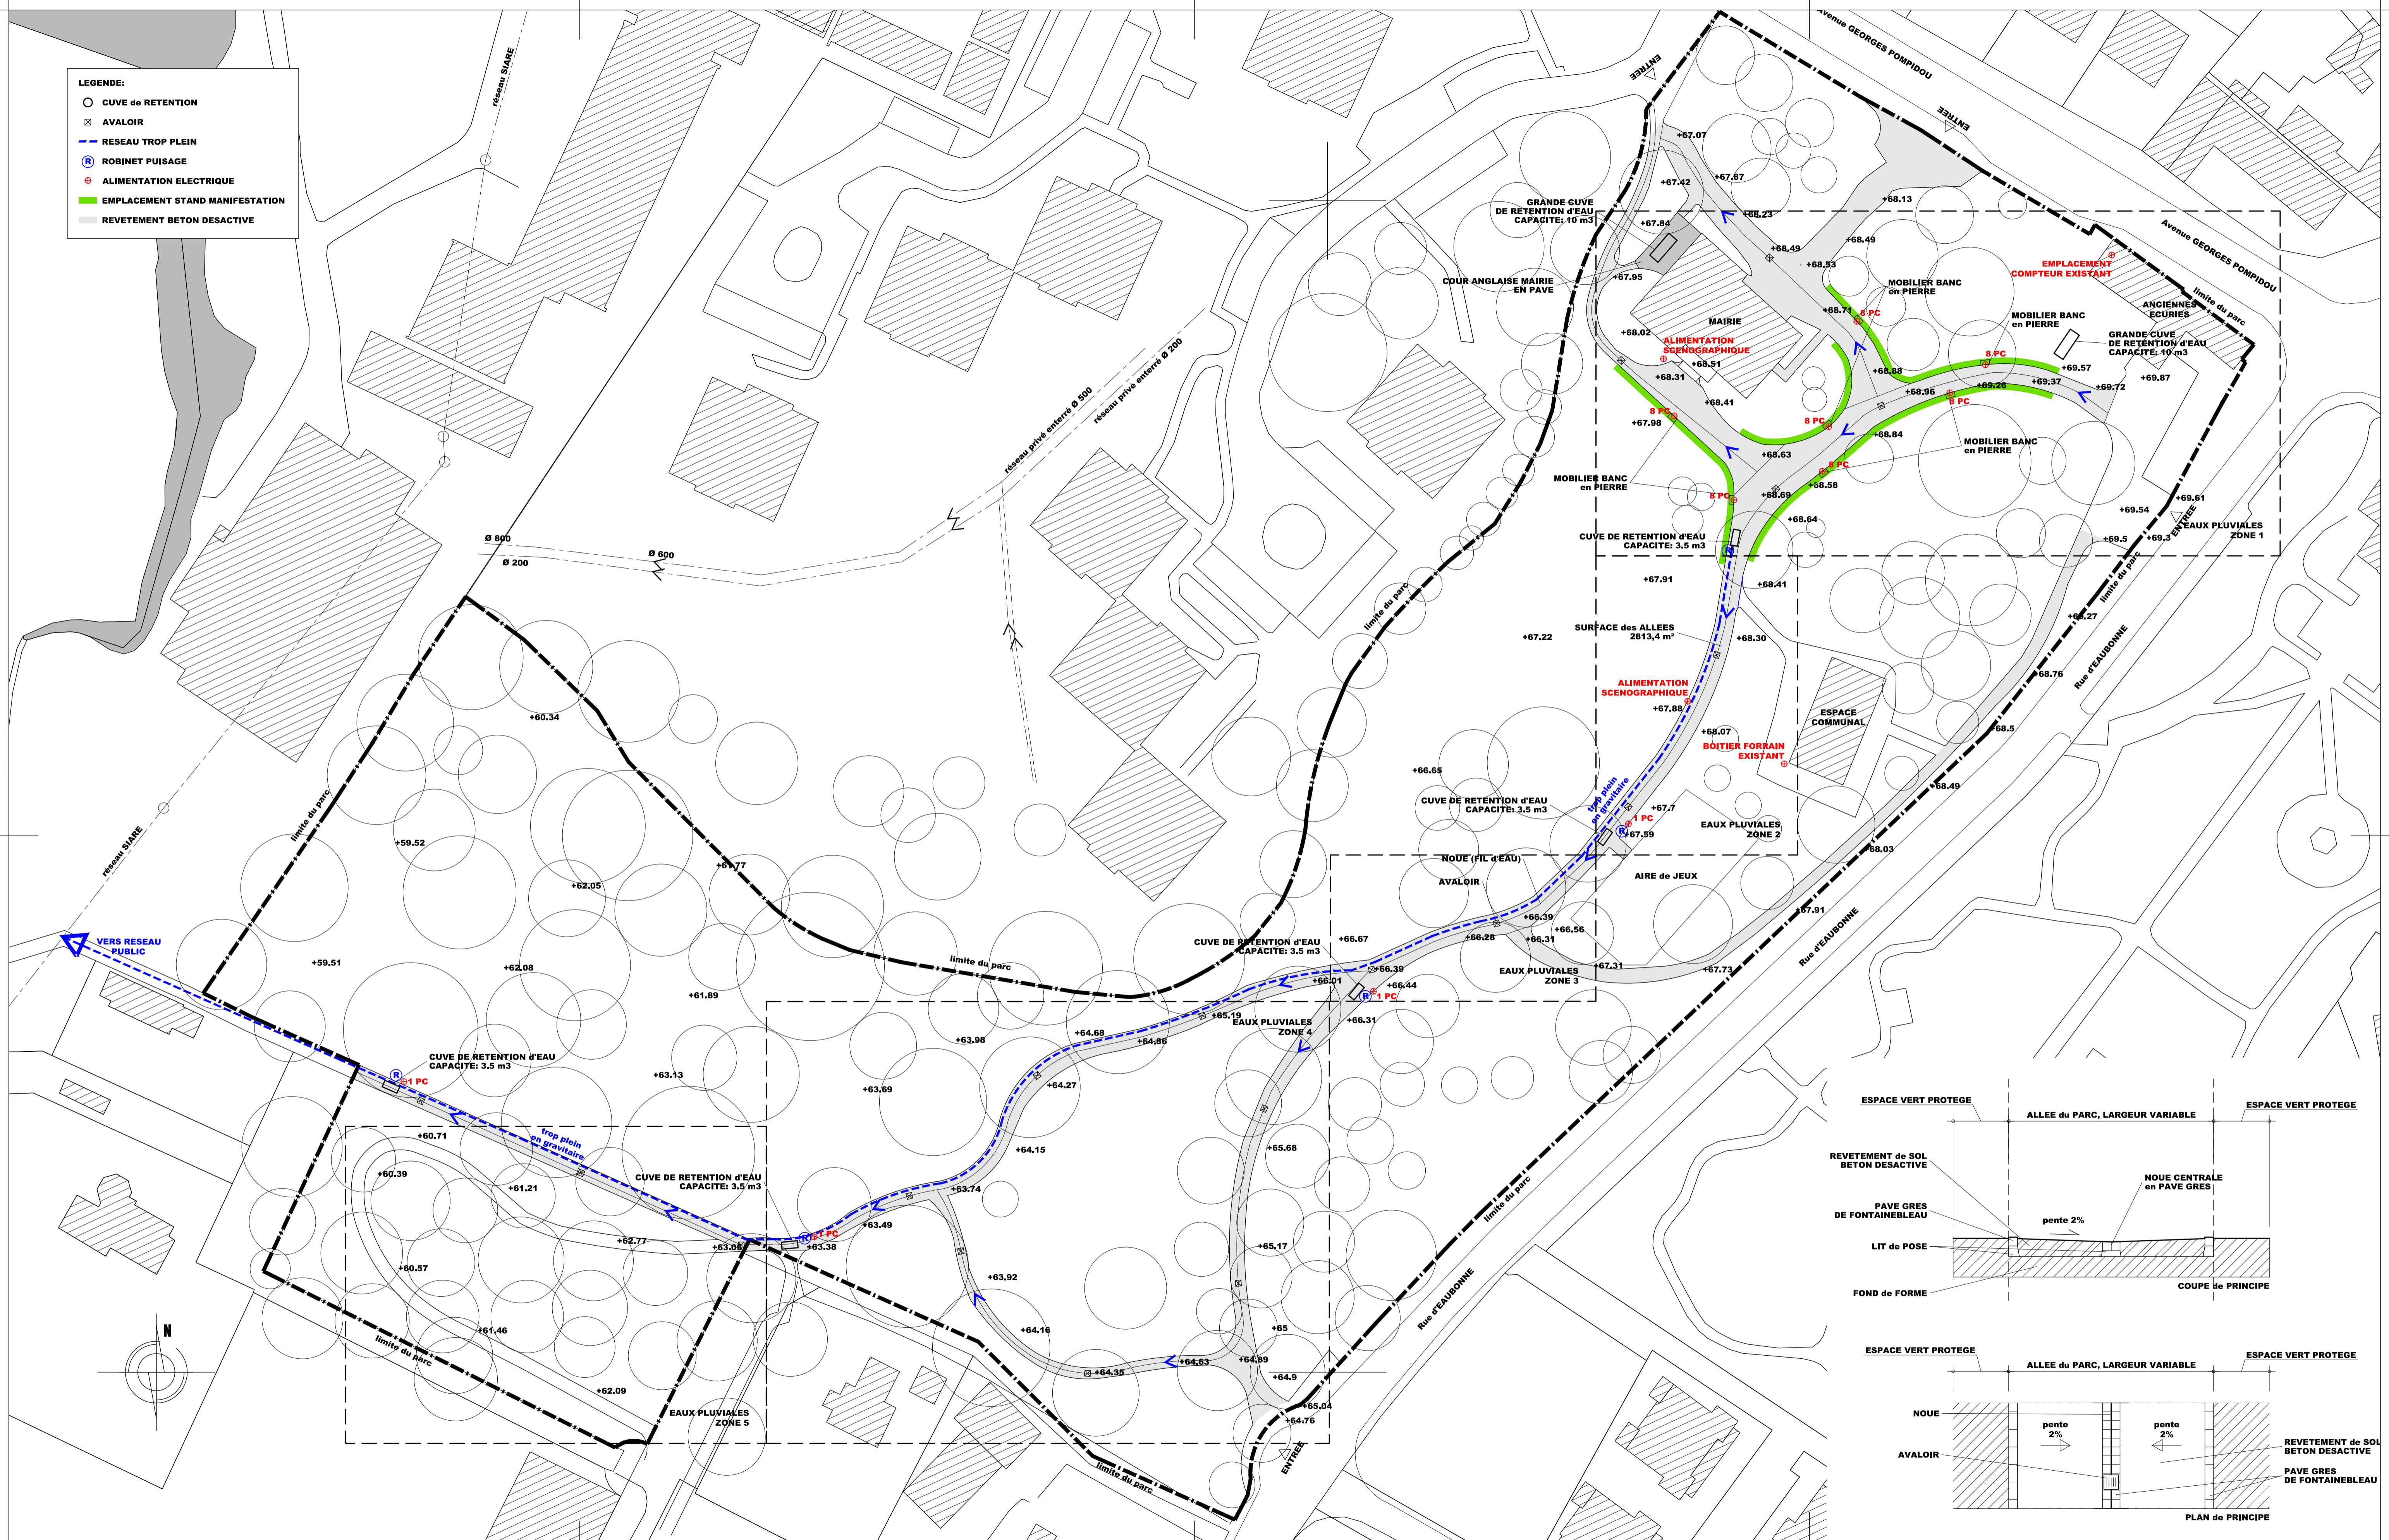

COMMUNE de MARGENCY

**CREATION d'un RESEAU de RECUPERATION des EAUX PLUVIALES et AMENAGEMENT des ALLES du PARC de la MAIRIE**  
6 rue d'Eaubonne

DEMANDEUR: Ville de MARGENCY, 5 av Georges Pompidou - 95580 Margency  
 ARCHITECTE: CHEVRON ARCHITECTES, 12 rue Céphéré - 75015 Paris  
 BET FLUIDES: IDC INGENIERIE, 22 résidence Henri IV - 27750 La Couture Boussey

h		
g		
f		
e		
d		
c		
b	emprise cour pavé mairie, implantation cuve écurie, cheminement piéton	27/07/2021
a	modification PC manifestation, intégration alimentation pour scène spectacle	05/07/2021

phase: DCE  
**PLAN MASSE**  
 échelle: 1/500e      établi par CHEVRON Architectes

**01**  
23/08/2021